


N° 66 PANNELLI FOTOVOLTAICI DA 450W (tot. 29,7kW)



Comandi di emergenza
Impianto elettrico e
Impianto fotovoltaico

QUADRO
FOTOVOLTAICO

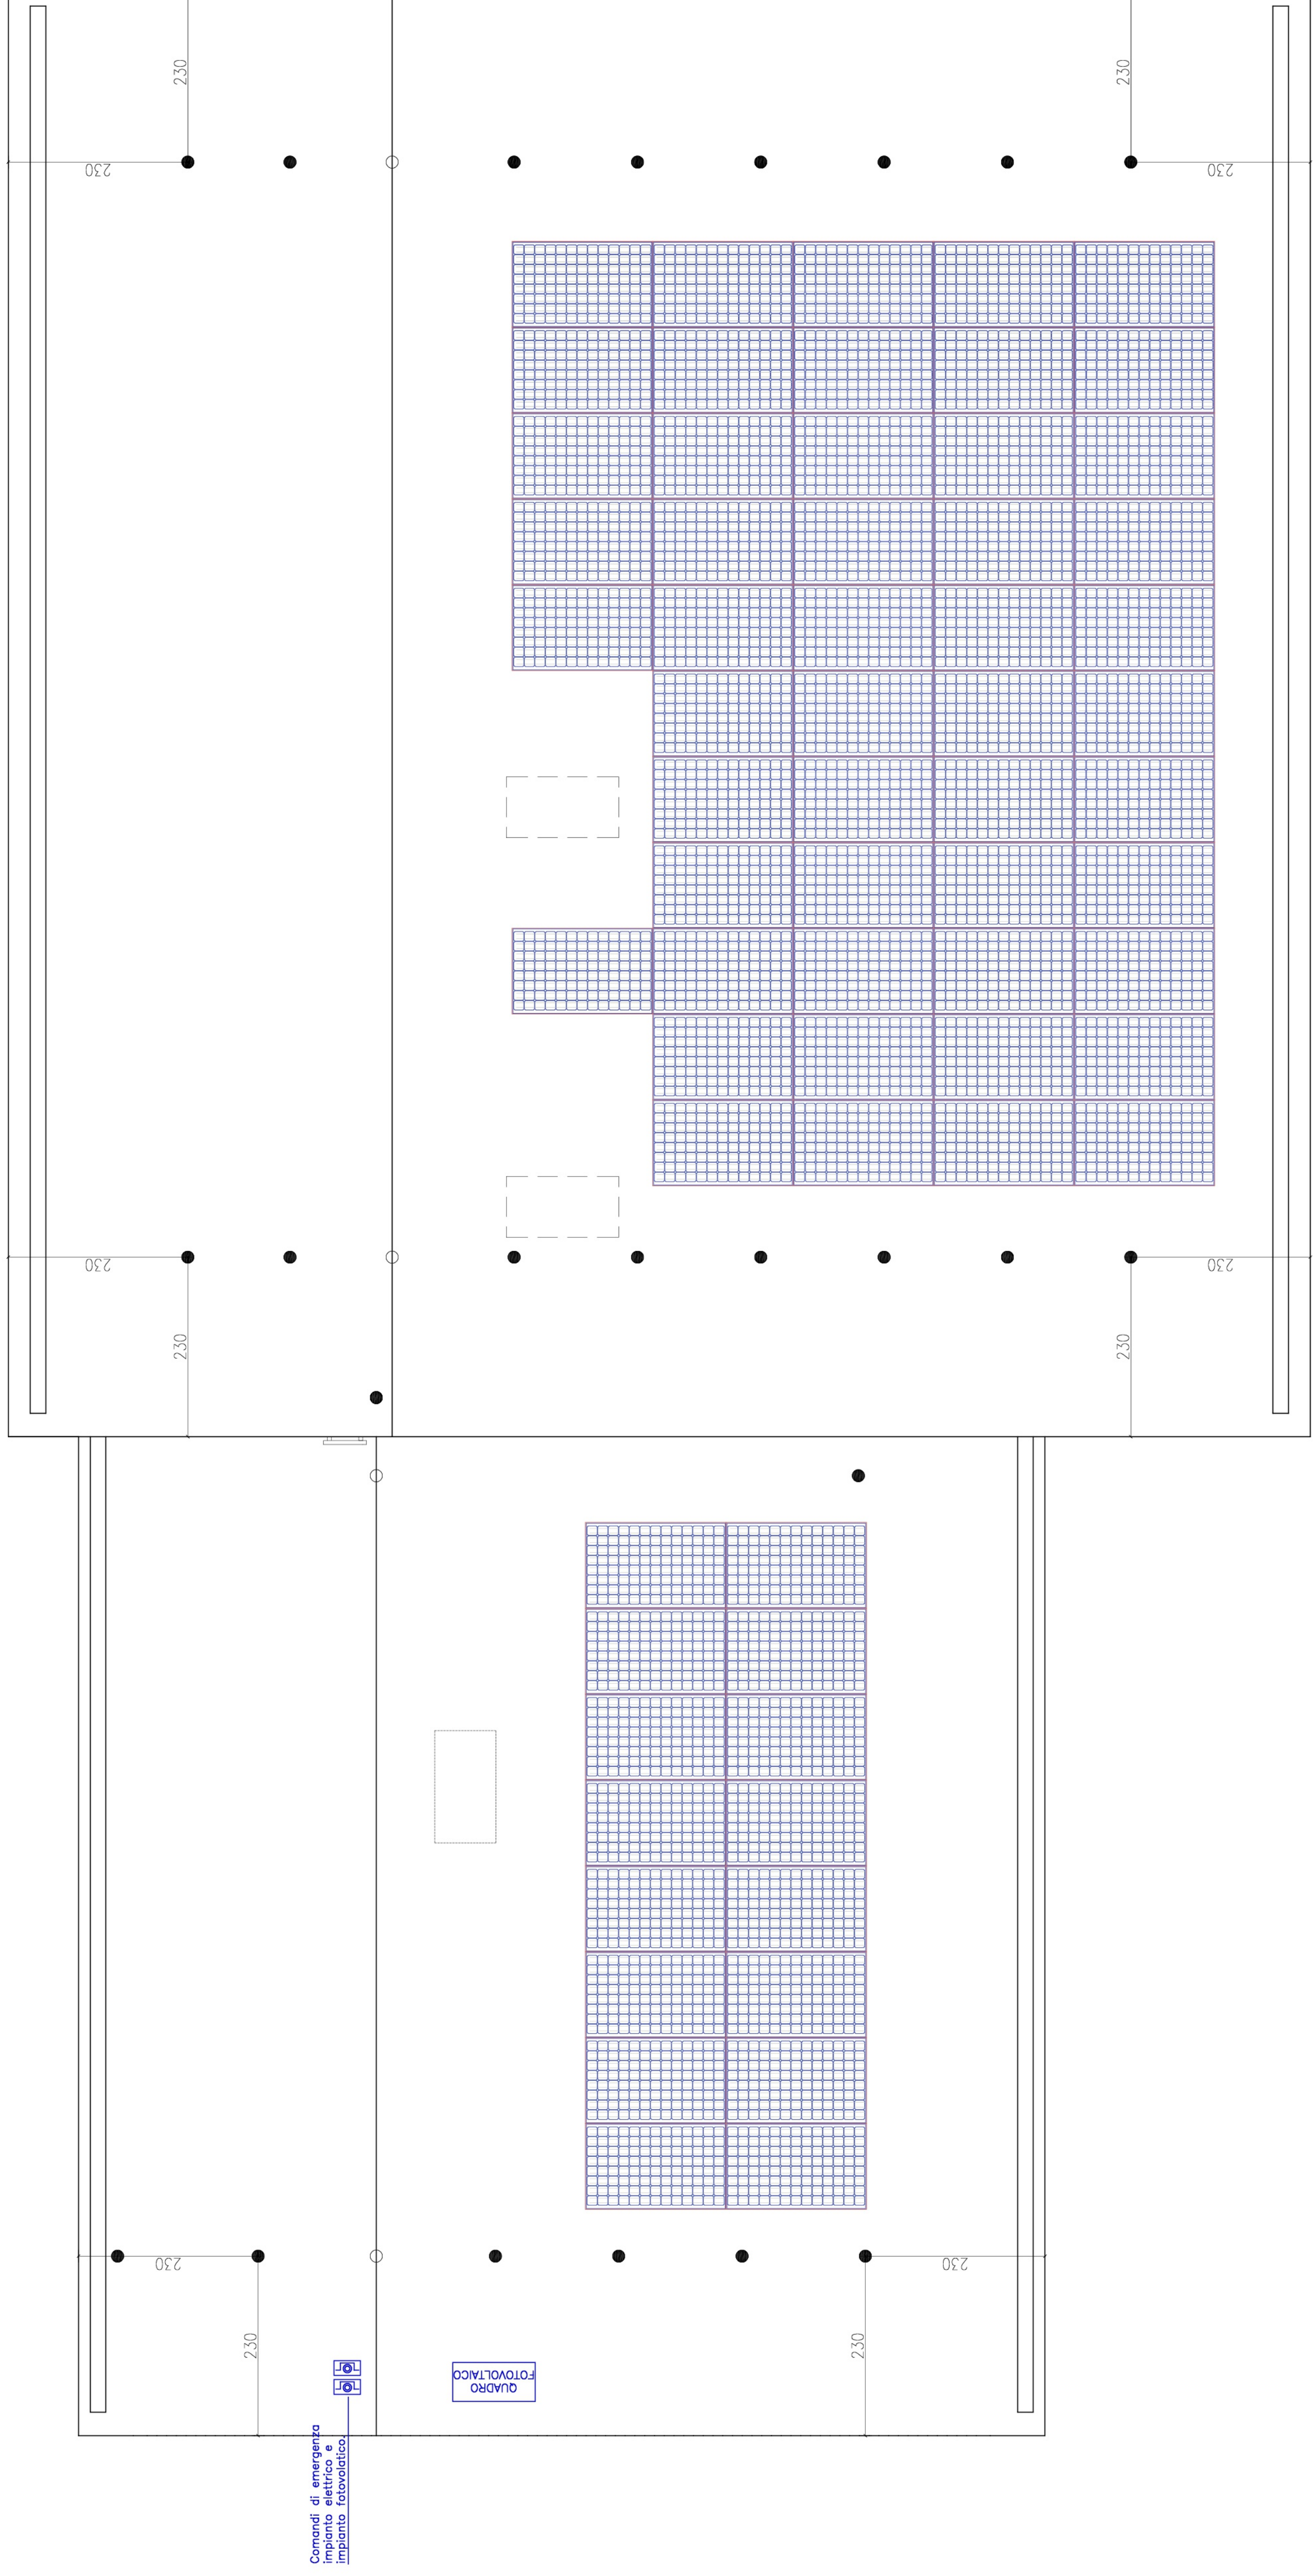

Finanziato dall'Unione Europea Next Generation EU

PIANO NAZIONALE DI RIPRESA E RESILIENZA - PNRR
Finanziato dall'Unione Europea Next Generation EU
MISSIONE 4: ISTRUZIONE E RICERCA

Componente 1 - Potenziamento dell'offerta dei servizi di istruzione: dagli asili nido all'università
Investimento 1.2 "Piano di estensione del tempo pieno e mense"

PROGETTO DEFINITIVO-ESECUTIVO

REALIZZAZIONE NUOVA MENSA
SCUOLA SECONDARIA ALSENO
Via Dante Alighieri 1 - ALSENO
CUP E95E22000450001
(ISTITUTO COMPRENSIVO CASTELMARDIATO)



Il pro...



Consorzio Progettazione e Ricerca
Via...
Tel. 0521/988773 Fax 0521/988838

Il Responsabile Unico del Procedimento:
Fig. Mario Provenzano
COMUNE DI ALSENO
Piazza...
Tel. 0521/988773 Fax 0521/988838

OGGETTO

IMPIANTI ELETTRICI

TITOLO : PIANTA IMPIANTO FOTOVOLTAICO.

ELABORATO N°

N.8

SCALA 1 : 50
DATA 03.06.2023

Rev.	Data	Descrizione	Redatto	Verificato	Approvato
rev. 0	03.06.2023	emissione	G.G.	M.Sampietri	M.Sampietri
rev. 1					
rev. 2					
rev. 3					
rev. 4					

Il presente elaborato è tutelato dalla legge sul diritto d'autore. E' fatto divieto a chiunque di riprodurlo anche in parte se non per fini autorizzate.

